


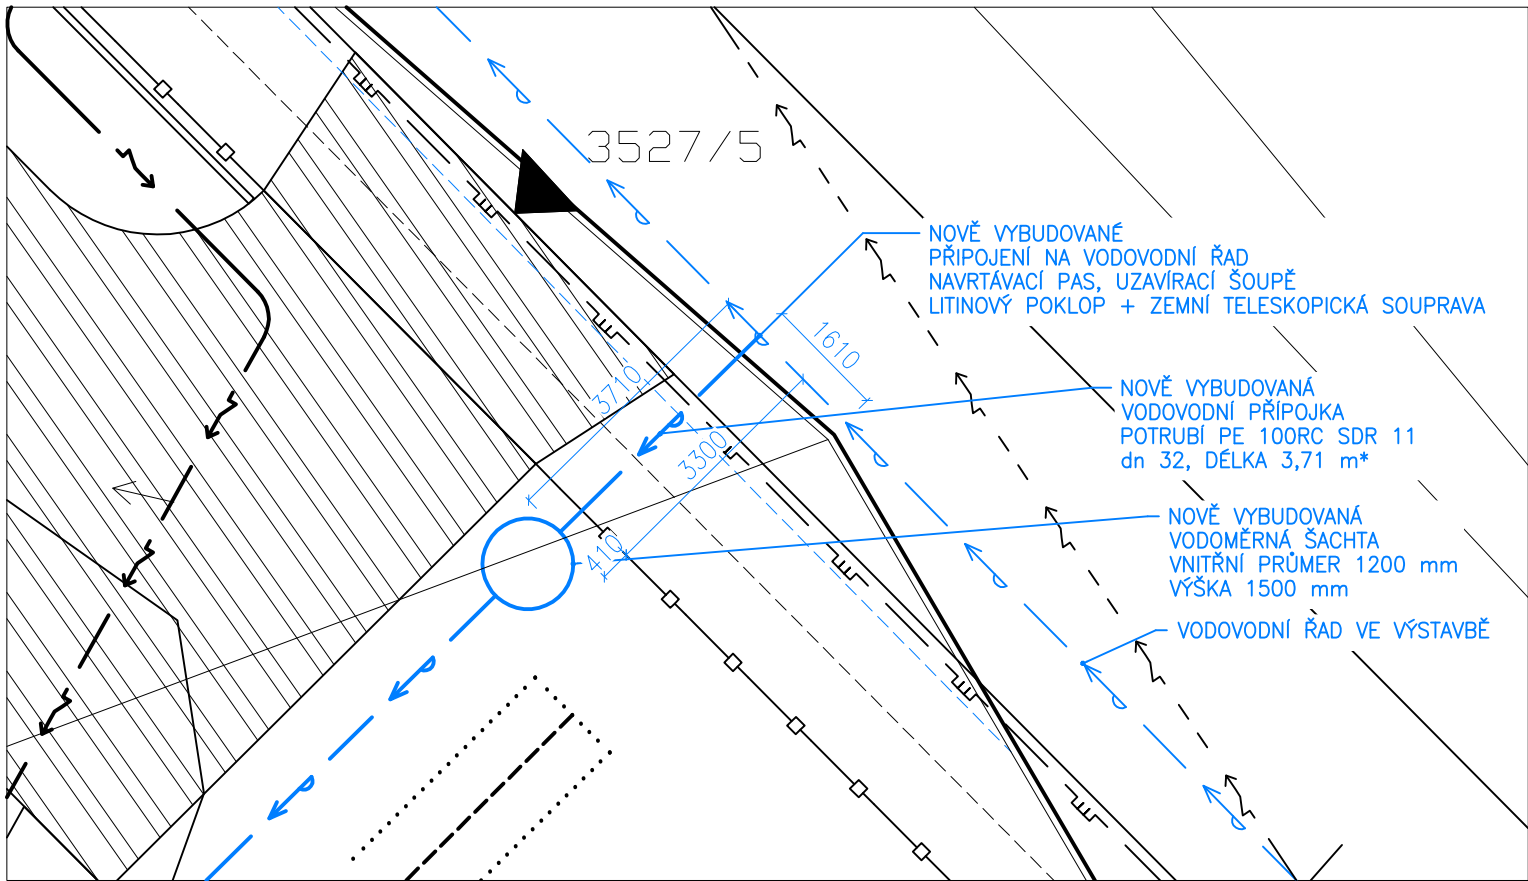

VÝŘEZ VODOVODNÍ PŘÍPOJKY 1:100

VYBRANÉ MINIMÁLNÍ VODOROVNÉ VZDÁLENOSTI MEZI INŽENÝRSKÝMI SÍTĚMI PŘI SOUBĚHU SÍTÍ – ČSN 73 6005 V PLATNÉM ZMĚNĚ					
	NN do 1kV	SDĚL. KABELY	PLYN do 5kPa	VODOVOD	KANALIZACE
NN do 1kV	0,05	0,3 (0,1)	0,4	0,4	0,5
SDĚL. KABELY		–	0,4	0,4	0,5
PLYN do 5kPa			0,4	0,5	1,0
VODOVOD				0,6	0,6
KANALIZACE					–
VYBRANÉ MINIMÁLNÍ SVISLÉ VZDÁLENOSTI MEZI INŽENÝRSKÝMI SÍTĚMI PŘI SOUBĚHU SÍTÍ – ČSN 73 6005 V PLATNÉM ZMĚNĚ					
	NN do 1kV	SDĚL. KABELY	PLYN do 5kPa	VODOVOD	KANALIZACE
NN do 1kV	0,05	0,3 (0,1)	0,1	0,4	0,3
SDĚL. KABELY		–	0,1	0,2	0,2
PLYN do 5kPa			0,1	0,15	0,5
VODOVOD				–	0,1
KANALIZACE					–
VYBRANÉ MINIMÁLNÍ KRYTÍ INŽENÝRSKÝCH SÍTÍ ČSN 73 6005 V PLATNÉM ZMĚNĚ					
	CHODNÍK	VOZOVKA	VOLNÝ TERÉN		
NN do 1kV	0,35	1,0	0,35		
SDĚL. KABELY	0,40	0,9	0,60		
PLYN do 5kPa	0,80	1,0	0,80		
VODOVOD	1,0 – 1,6	1,5	1,0 – 1,6		
KANALIZACE	1,0	1,8	1,0		

LEGENDA

	ZPEVNĚNÁ PLOCHA POJÍZDNÁ, 89,6 m²
	ZÁMKOVÁ DLAŽBA
	ZPEVNĚNÁ PLOCHA POCHOZÍ (CHODNÍK), 6,4 m²
	ZÁMKOVÁ DLAŽBA
	OKAPOVÝ CHODNÍK, 20,6 m²
	DLAŽBA BEST 60x40 cm
	TERASA Z PRKEN, 40,8 m²
	DŘEVOPLASTOVÁ PRKNA NA DISTANČNÍCH STOJKÁCH

STÁVAJÍCÍ INŽENÝRSKÉ SÍTĚ:

	ELEKTRICKÉ VEDENÍ NN NADZEMNÍ
	VODOVODNÍ ŘÁD (V SOUČASNÉ DOBĚ VE VÝSTAVBĚ)
	PLYNOVOD STL

NOVÉ INŽENÝRSKÉ SÍTĚ:

	ELEKTRICKÉ VEDENÍ NN PODZEMNÍ
	VODOVOD (OHŘÁTÁ VODA)
	KANALIZACE SPLAŠKOVÁ
	KANALIZACE (ŠEDÁ VODA)
	KANALIZACE DEŠŤOVÁ
	VODOVODNÍ PŘÍPOJKA, POTRUBÍ PE 100RC SDR 11, dn 32, DÉLKA 3,71 m*
	VENKOVNÍ ROZVOD DOMOVNÍHO VODOVODU, POTRUBÍ PE 100RC SDR 11, dn 32, DÉLKA 10,26 m*

POZNÁMKA:



NAPOJENÍ NA HLAVNÍ ŘÁD BUDE PROVEDENO DLE POKYNŮ A ZA DOHLEDU PROVOZOVATELE. VODOVODNÍ ŘÁD JE AKTUÁLNĚ VE VÝSTAVBĚ A PŘESNÉ NAPOJENÍ BUDE UPRAVENO DLE SKUTEČNÉHO UMÍSTĚNÍ.

PŘÍPADNÉ KŘÍŽENÍ NOVÝCH PŘÍPOJEK S OSTATNÍMI ING. SÍTĚMI URČUJE ČSN 73 6005 PŘED ZAHÁJENÍM ZEMNÍCH PRACÍ ZAJISTÍ STAVEBNÍK VYTÝČENÍ STÁVAJÍCÍCH PODZEMNÍCH ING. SÍTÍ U PŘÍSLUŠNÝCH SPRÁVCŮ.

VODOVODNÍ PŘÍPOJKA MUSÍ ODPOVÍDAT ČSN 75 5411, 75 5401, 73 6005, 75 5911 A PŘEDPISŮM SOUVISEJÍCÍM. PŘI NAVRHOVÁNÍ PŘÍPOJEK BYLY RESPEKTOVÁNY ČSN 25 7801, 73 6005, 75 5455, 75 5401, 73 0873, 75 5411, 01 3462. PRO MONTÁŽ VODOVODNÍ PŘÍPOJKY PLATÍ TNV 75 5402 A ČSN 73 6133. REALIZACI PŘÍPOJEK MUSÍ PROVÁDĚT POUZE FIRMA S PŘEDEPSANÝM OPRAVNĚNÍM.

PO INSTALACI MUSÍ BÝT PROVEDEN PROPLACH POTRUBÍ. PO MONTÁŽI BUDE PROVEDENA TLAKOVÁ ZKOUŠKA V SOULADU ČSN 75 5911. Z TÉTO ZKOUŠKY BUDE PROVEDEN PODROBNÝ ZÁPIS. PO ZKOUŠCE BUDE PROVEDEN ZÁSYP POTRUBÍ.

*PŘESNÁ VZDÁLENOST ŘÁDU OD HRANICE POZEMKU INVESTORA A DÉLKA PŘÍPOJKY BUDE UPRAVENA DLE SKUTEČNÉHO STAVU NA MÍSTĚ STAVBY

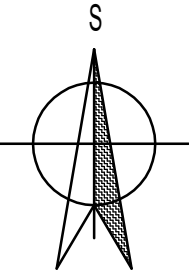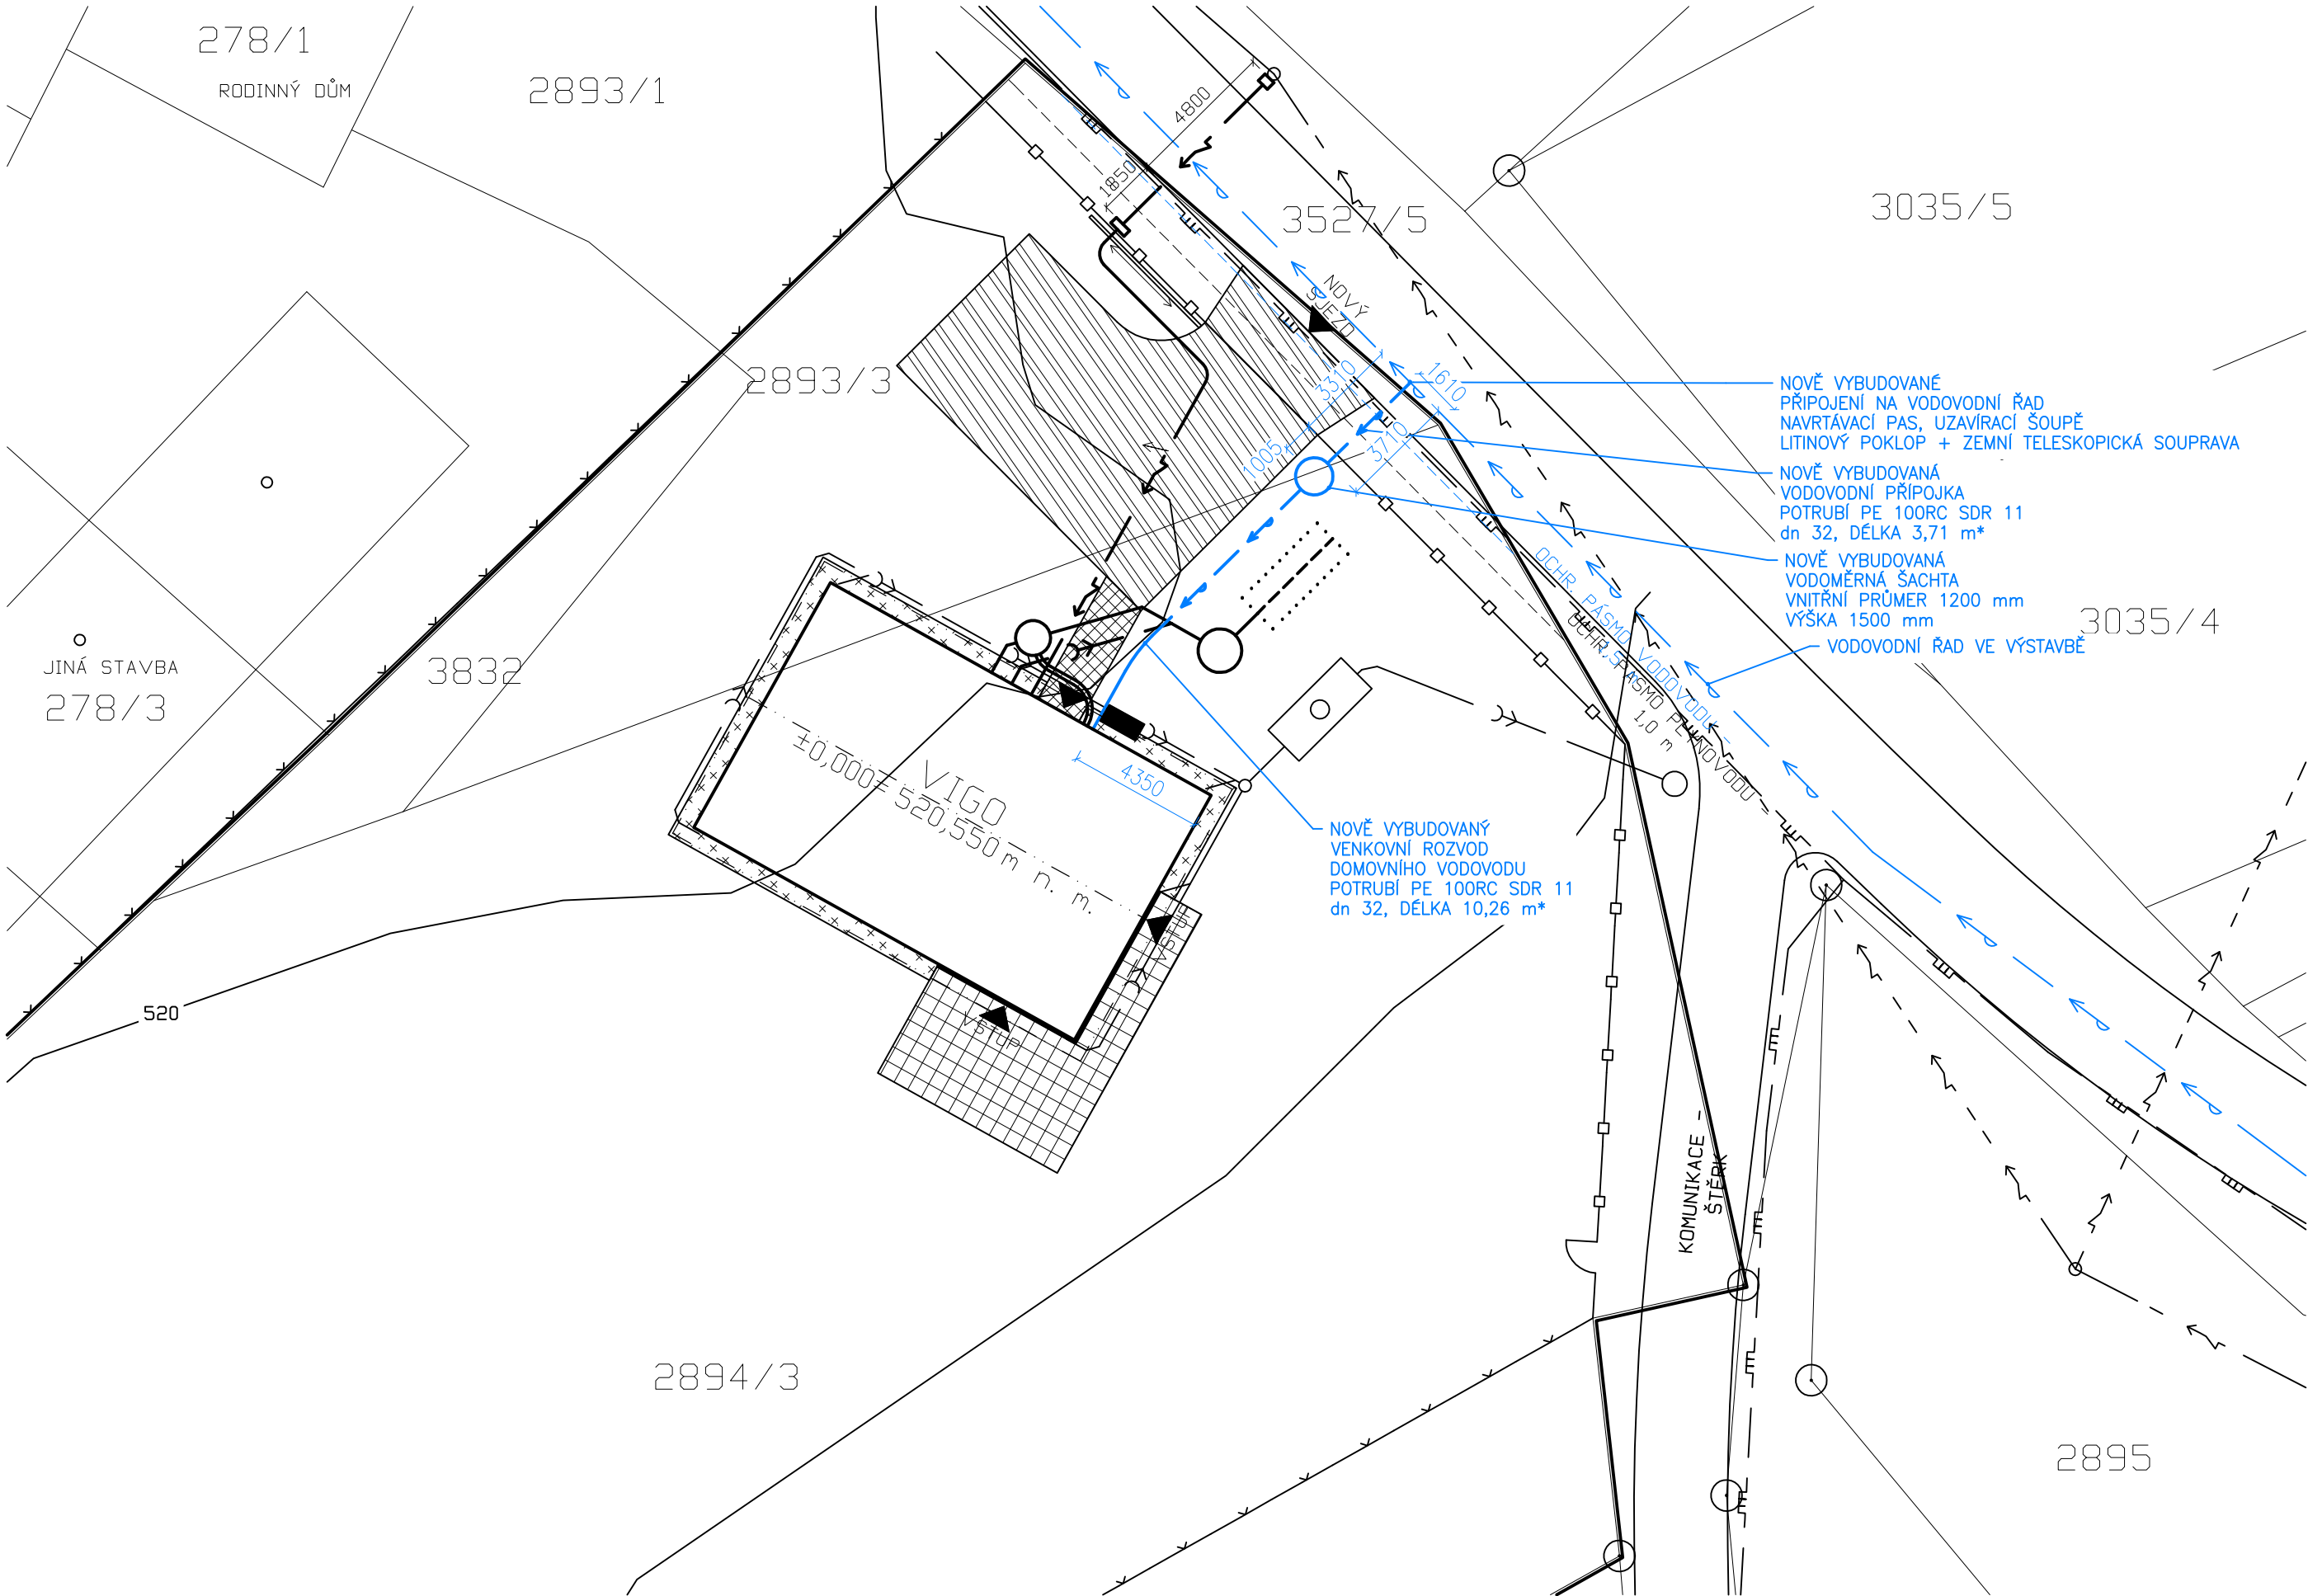

HL. INŽENÝR PROJEKTU	ZODP. PROJEKTANT	KONTROLOVAL	VYPRACOVAL
ING. LUBOŠ KÁNĚ	ING. LUBOŠ KÁNĚ	ING. ONDŘEJ ŽIDEK	ING. SILVIE DOSTÁLOVÁ
MÍSTO STAVBY: k.ú. Trojanovice, p.č. 2893/3, 2894/3 a 3832			
STAVEBNÍK: Stmadel Zbyněk a Stmadelová Karin			
DATUM: 10/2024			
STAVBA: RODINNÝ DŮM - VIGO		FORMÁT	4xA4
ČÁST PROJEKTU: VODOVODNÍ PŘÍPOJKA		ARCH. Č.	10/2024
OBSAH VÝKRESU: VODOVODNÍ PŘÍPOJKA - SITUACE		STUPEŇ	DSP
		MĚŘÍTKO 1:200	ČÍS. VÝK.
		KÓTOVÁNO V mm	V02



G SERVIS CZ, s.r.o.
Třískařská 257/10
108 00 Praha 10 - Malešice