


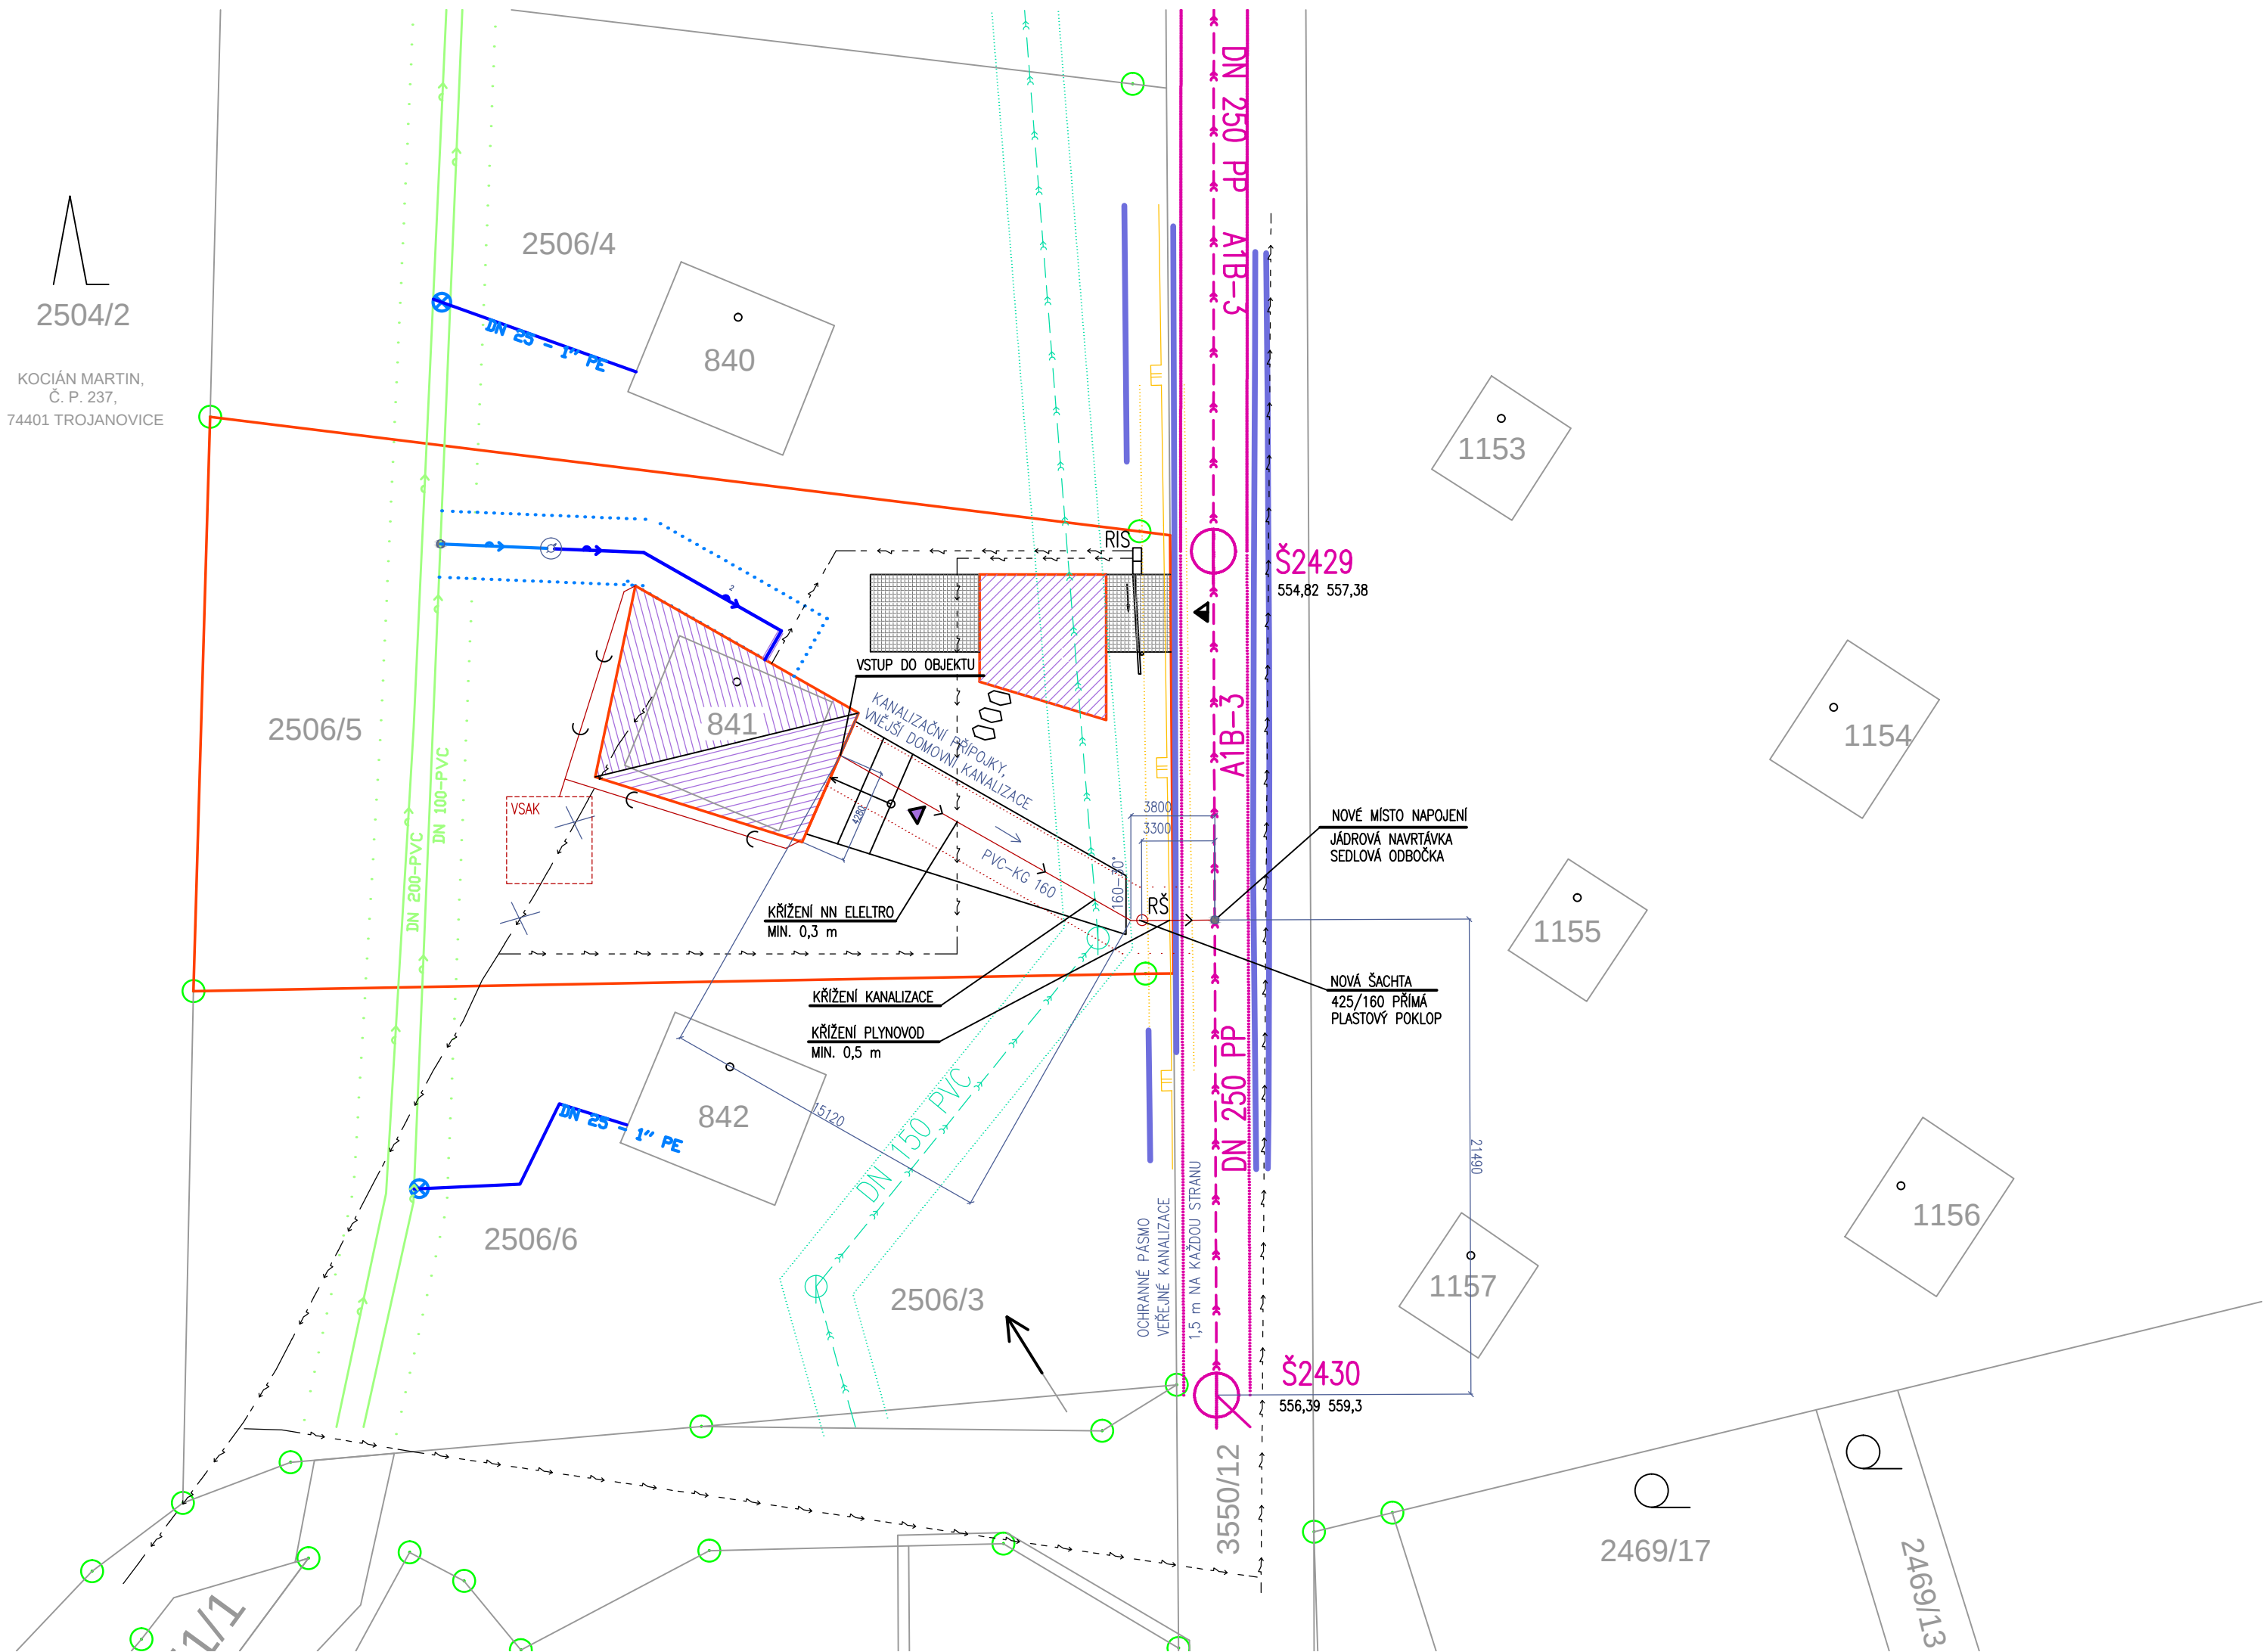

LEGENDA

- HRANICE ŘEŠENÉ PARCELY
- ZASTAVĚNÁ PLOCHA OBJEKT
- ZPEVNĚNÉ PLOCHY – ŽULOVÝ ODSEK

LEGENDA SÍTÍ

- VEŘEJNÝ VODOVOD – STÁVAJÍCÍ
- VODOVODNÍ PŘÍPOJKA – STÁVAJÍCÍ
- VODOVODNÍ PŘÍPOJKA – NOVÁ, PE 100 RC, 32x3,0
- VNĚJŠÍ DOMOVNÍ VODOVOD – PE 100 RC, 32x3,0
- VEŘEJNÁ KANALIZACE SPLAŠKOVÁ
- VEŘEJNÁ KANALIZACE
- KANALIZAČNÍ PŘÍPOJKA DEŠŤOVÁ PVC-KG – NÁVRH
- KANALIZAČNÍ PŘÍPOJKA SPLAŠKOVÁ PVC-KG – NÁVRH
- VEŘEJNÉ OSVĚTLENÍ – PODZEMNÍ KABELOVÉ VEDENÍ
- SDĚLOVACÍ KOMUNIKAČNÍ VEDENÍ – NADZEMNÍ
- VEDENÍ NN PODZEMNÍ
- VEDENÍ NN NADZEMNÍ
- VEDENÍ STL PLYNOVODU PODZEMNÍ
- VEŘEJNÝ ROZHLAS – PODZEMNÍ KABELOVÉ VEDENÍ
- DRENÁŽNÍ POTRUBÍ DN 100, DO BETONOVÉHO LOŽE

TEČKOVANOU ČAROU JSOU ZNÁZORNĚNA OCHRANNÝ PÁSMA JEDNOTLIVÝCH SÍTÍ

POZNÁMKA 1:

ZAKRESLENÉ SÍTĚ JSOU PŘEVZATY Z VYJÁDRĚNÍ JEDNOTLIVÝCH SPRÁVCŮ SÍTÍ. PŘED ZAHÁJENÍM PRACÍ JE NUTNO PROVÉST VYTÝČENÍ SÍTÍ. ZAKRESLENÁ POLOHA JE ORIENTAČNÍ. PROJEKT BYL ZPRACOVÁN NA ZÁKLADĚ PROVEDENÝCH SOND. V PRŮBĚHU PRACÍ JE MOŽNO OČEKÁVAT ODLIŠNOSTI, KTERÉ NEBYLO MOŽNÉ V RÁMCI PŘÍPRAVNÝCH PRACÍ POSTIHNOUT.

ARCHITEKT	PROJEKTANT	PROJEKTANT	ZODP.PROJEKTANT	Architektonické studio Záhumnenní 1358/30C 742 21 TROJANOVICE tel.: +420 556 811 850
Doc.Ing.arch.Kamil Mrva,Ph.D.	Ing.arch. V. Bezděková	Ing.Jaroslav Holub	Doc.Ing.arch.Kamil Mrva,Ph.D.	

INVESTOR:	Grygářík Martin Ing.,Pod křížovou 103, Staré město 738 01		FORMÁT A3 DATUM 10/2024 STUPEŇ DPS MĚŘÍTKO 1:250 Č.PŘÍLOHY Č.PARÉ C1	
MÍSTO:	k.ú. TROJANOVICE, parc.č. 2506/5, 3050/12 a 841 st.			
AKCE:			RODINNÝ DŮM TROJANOVICE	
DRUH STAVBY: STAVEBNÍ ÚPRAVY		PROJEKT: SO 01	C1	
PŘÍLOHA: SITUACE – KANALIZAČNÍ PŘÍPOJKA				