


SITUACE M 1:250

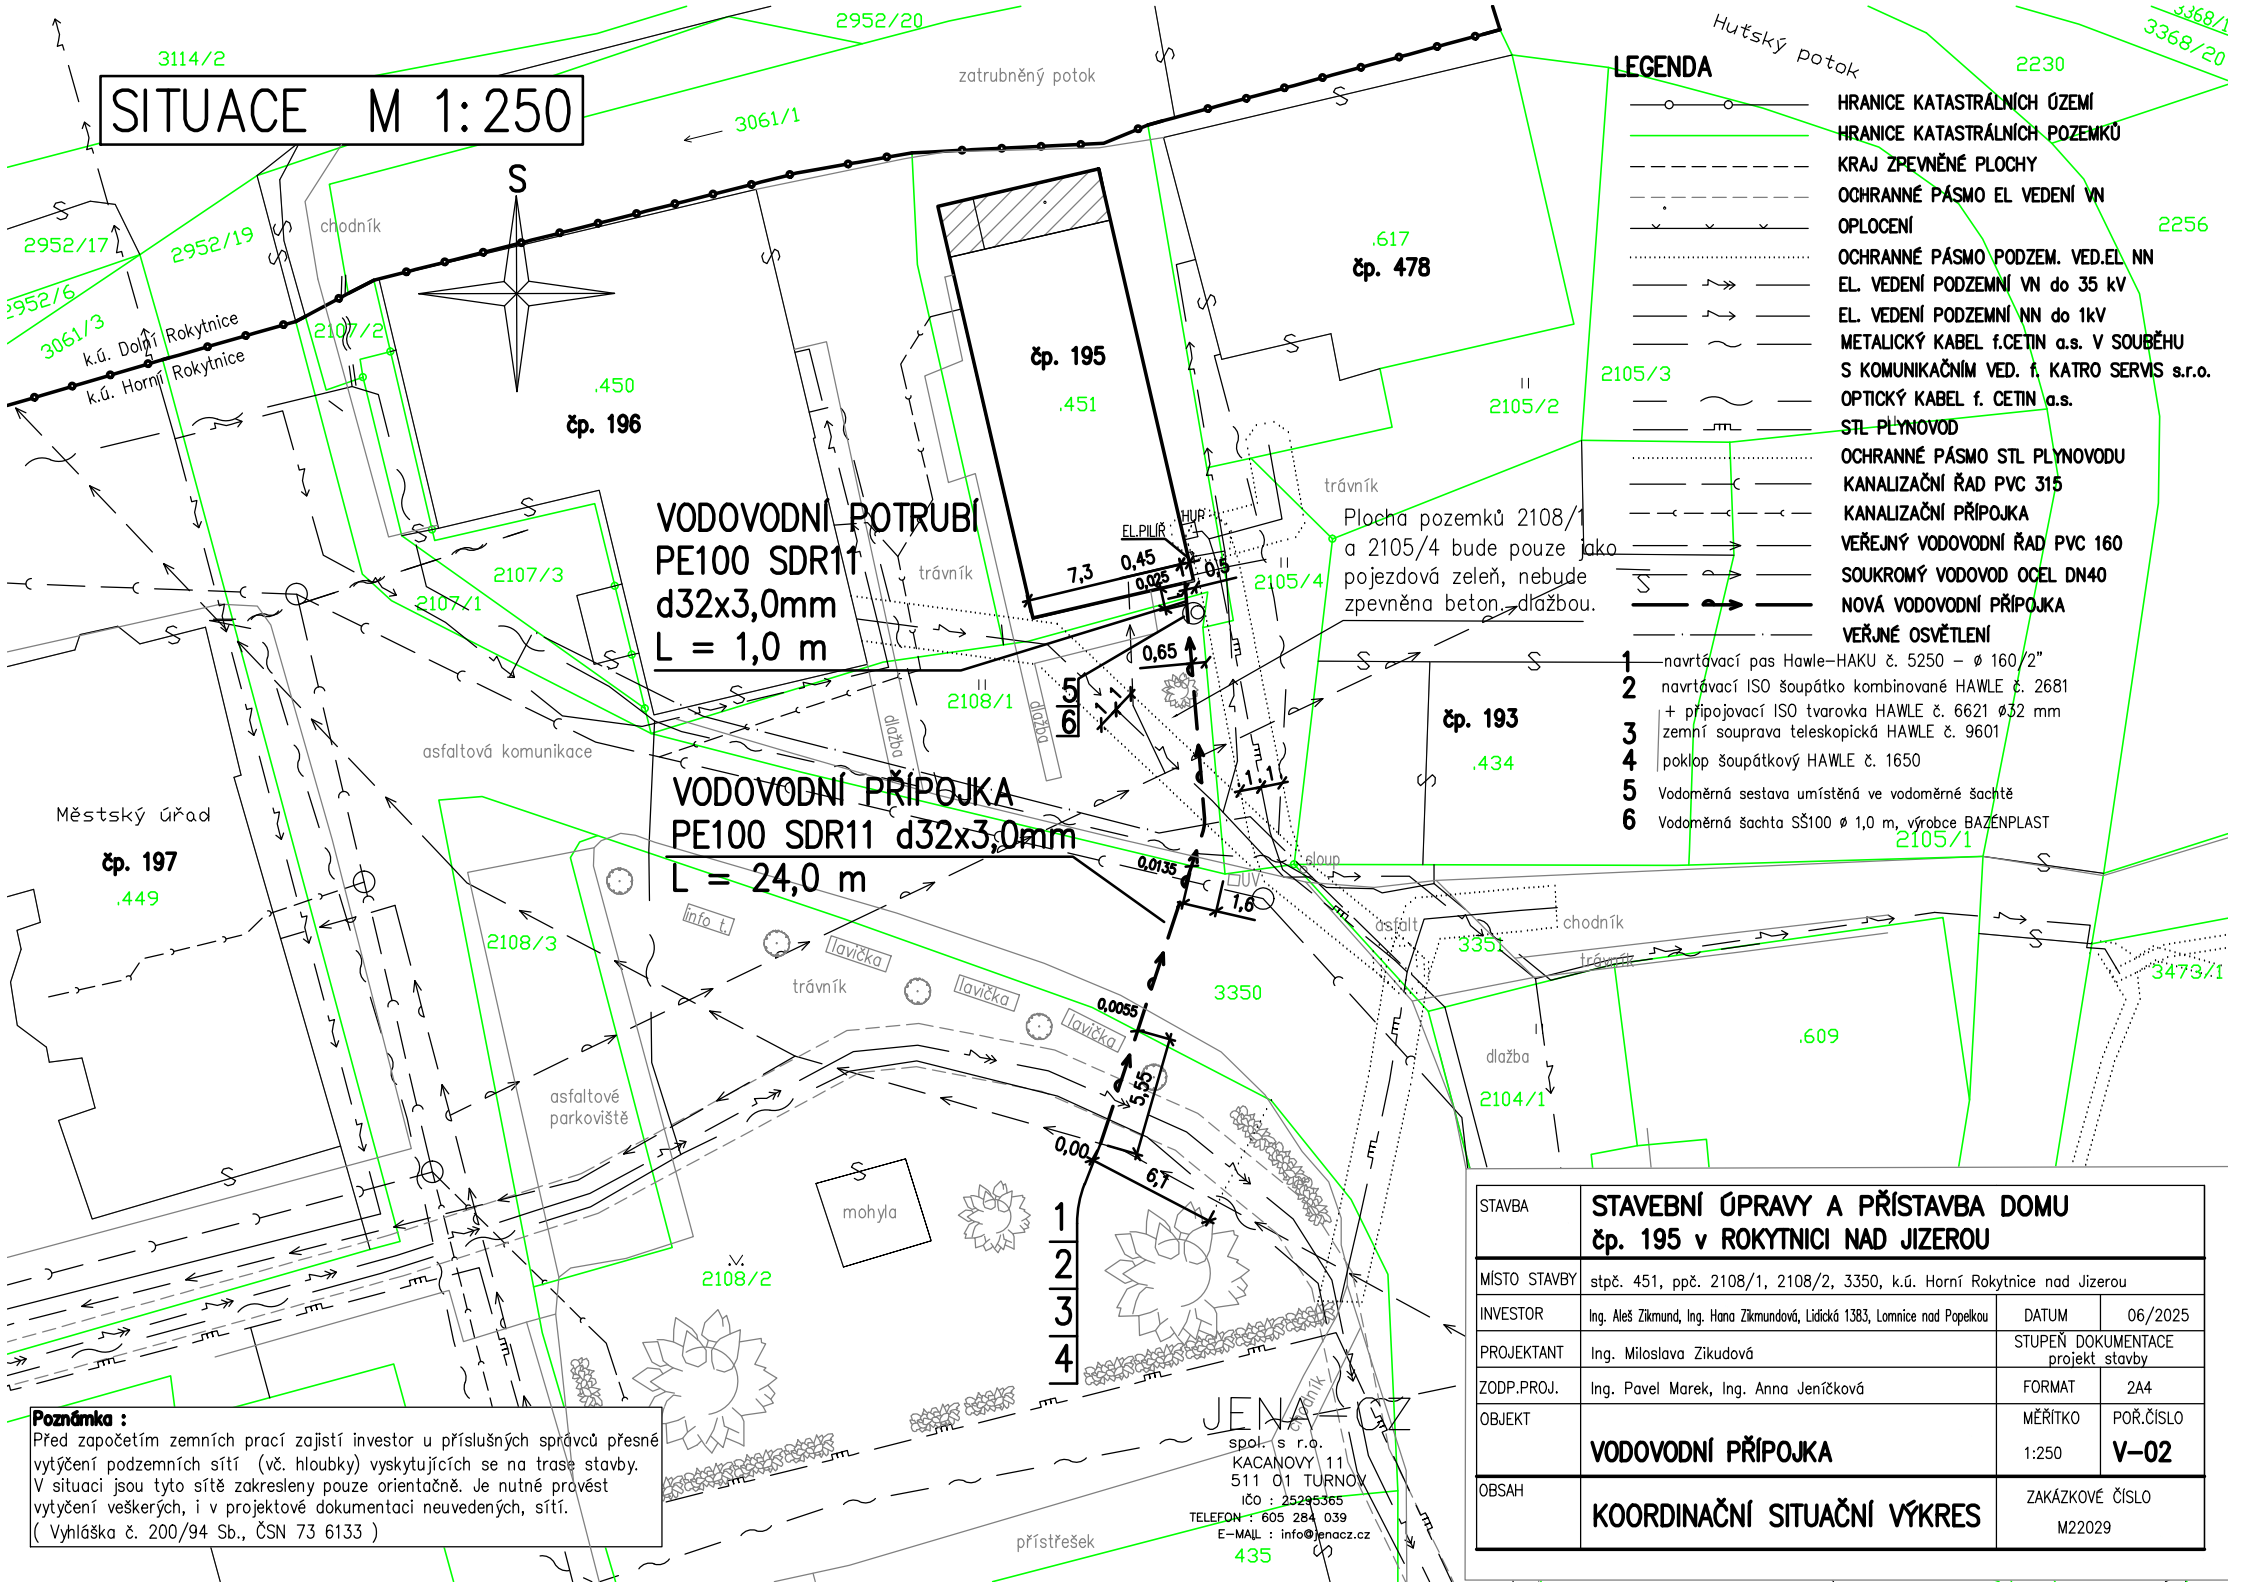

LEGENDA

- HRANICE KATASTRÁLNÍCH ÚZEMÍ
 - HRANICE KATASTRÁLNÍCH POZEMKŮ
 - KRAJ ZPEVNĚNÉ PLOCHY
 - OCHRANNÉ PÁSMO EL. VEDENÍ VN OPLOCENÍ
 - OCHRANNÉ PÁSMO PODZEM. VED. EL. NN
 - EL. VEDENÍ PODZEMNÍ VN DO 35 kV
 - EL. VEDENÍ PODZEMNÍ NN DO 1 kV
 - METALICKÝ KABEL f. CETIN a.s. V SOUBĚHU S KOMUNIKAČNÍM VED. f. KATRO SERVIS s.r.o.
 - OPTICKÝ KABEL f. CETIN a.s.
 - STL PLYNOVOD
 - OCHRANNÉ PÁSMO STL PLYNOVODU
 - KANALIZAČNÍ ŘÁD PVC 315
 - KANALIZAČNÍ PŘÍPOJKA
 - VEŘEJNÝ VODOVODNÍ ŘÁD PVC 160
 - SOUKROMÝ VODOVOD OCEĽ DN40
 - NOVÁ VODOVODNÍ PŘÍPOJKA
 - VEŘEJNÉ OSVĚTLENÍ
- 1 - navrtávací pas Hawle-HAKU č. 5250 - Ø 160/2"
 - 2 - navrtávací ISO šoupátko kombinované HAWLE č. 2681 + přípojovací ISO tvarovka HAWLE č. 6621 Ø 32 mm
 - 3 - zemní souprava teleskopická HAWLE č. 9601
 - 4 - poklop šoupátkový HAWLE č. 1650
 - 5 - Vodoměrná sestava umístěná ve vodoměrné šachtě
 - 6 - Vodoměrná šachta SŠ100 Ø 1,0 m, výrobce BAZENPLAST

Poznámka :
Před započítáním zemních prací zajistí investor u příslušných správců přesné vytyčení podzemních sítí (vč. hloubky) vyskytujících se na trase stavby. V situaci jsou tyto sítě zakresleny pouze orientačně. Je nutné provést vytyčení veškerých, i v projektové dokumentaci neuvedených, sítí.
(Vyhláška č. 200/94 Sb., ČSN 73 6133)

STAVBA	STAVEBNÍ ÚPRAVY A PŘÍSTAVBA DOMU čp. 195 v ROKYTNICI NAD JIZEROU		
MÍSTO STAVBY	stpč. 451, ppč. 2108/1, 2108/2, 3350, k.ú. Horní Rokytnice nad Jizerou		
INVESTOR	Ing. Aleš Zikmund, Ing. Hana Zikmundová, Lidická 1383, Lomnice nad Popelkou	DATUM	06/2025
PROJEKTANT	Ing. Miloslava Zikudová	STUPEŇ DOKUMENTACE projekt stavby	
ZODP.PROJ.	Ing. Pavel Marek, Ing. Anna Jeníčková	FORMAT	A4
OBJEKT	VODOVODNÍ PŘÍPOJKA	MĚŘÍTKO 1:250	POŘ.ČÍSLO V-02
OBSAH	KOORDINAČNÍ SITUAČNÍ VÝKRES	ZAKÁZKOVÉ ČÍSLO M22029	

JENACZ
spol. s r.o.
KACANOVY 11
511 01 TURNOV
IČO : 25295365
TELEFON : 605 284 039
E-MAIL : info@jenacz.cz
435