
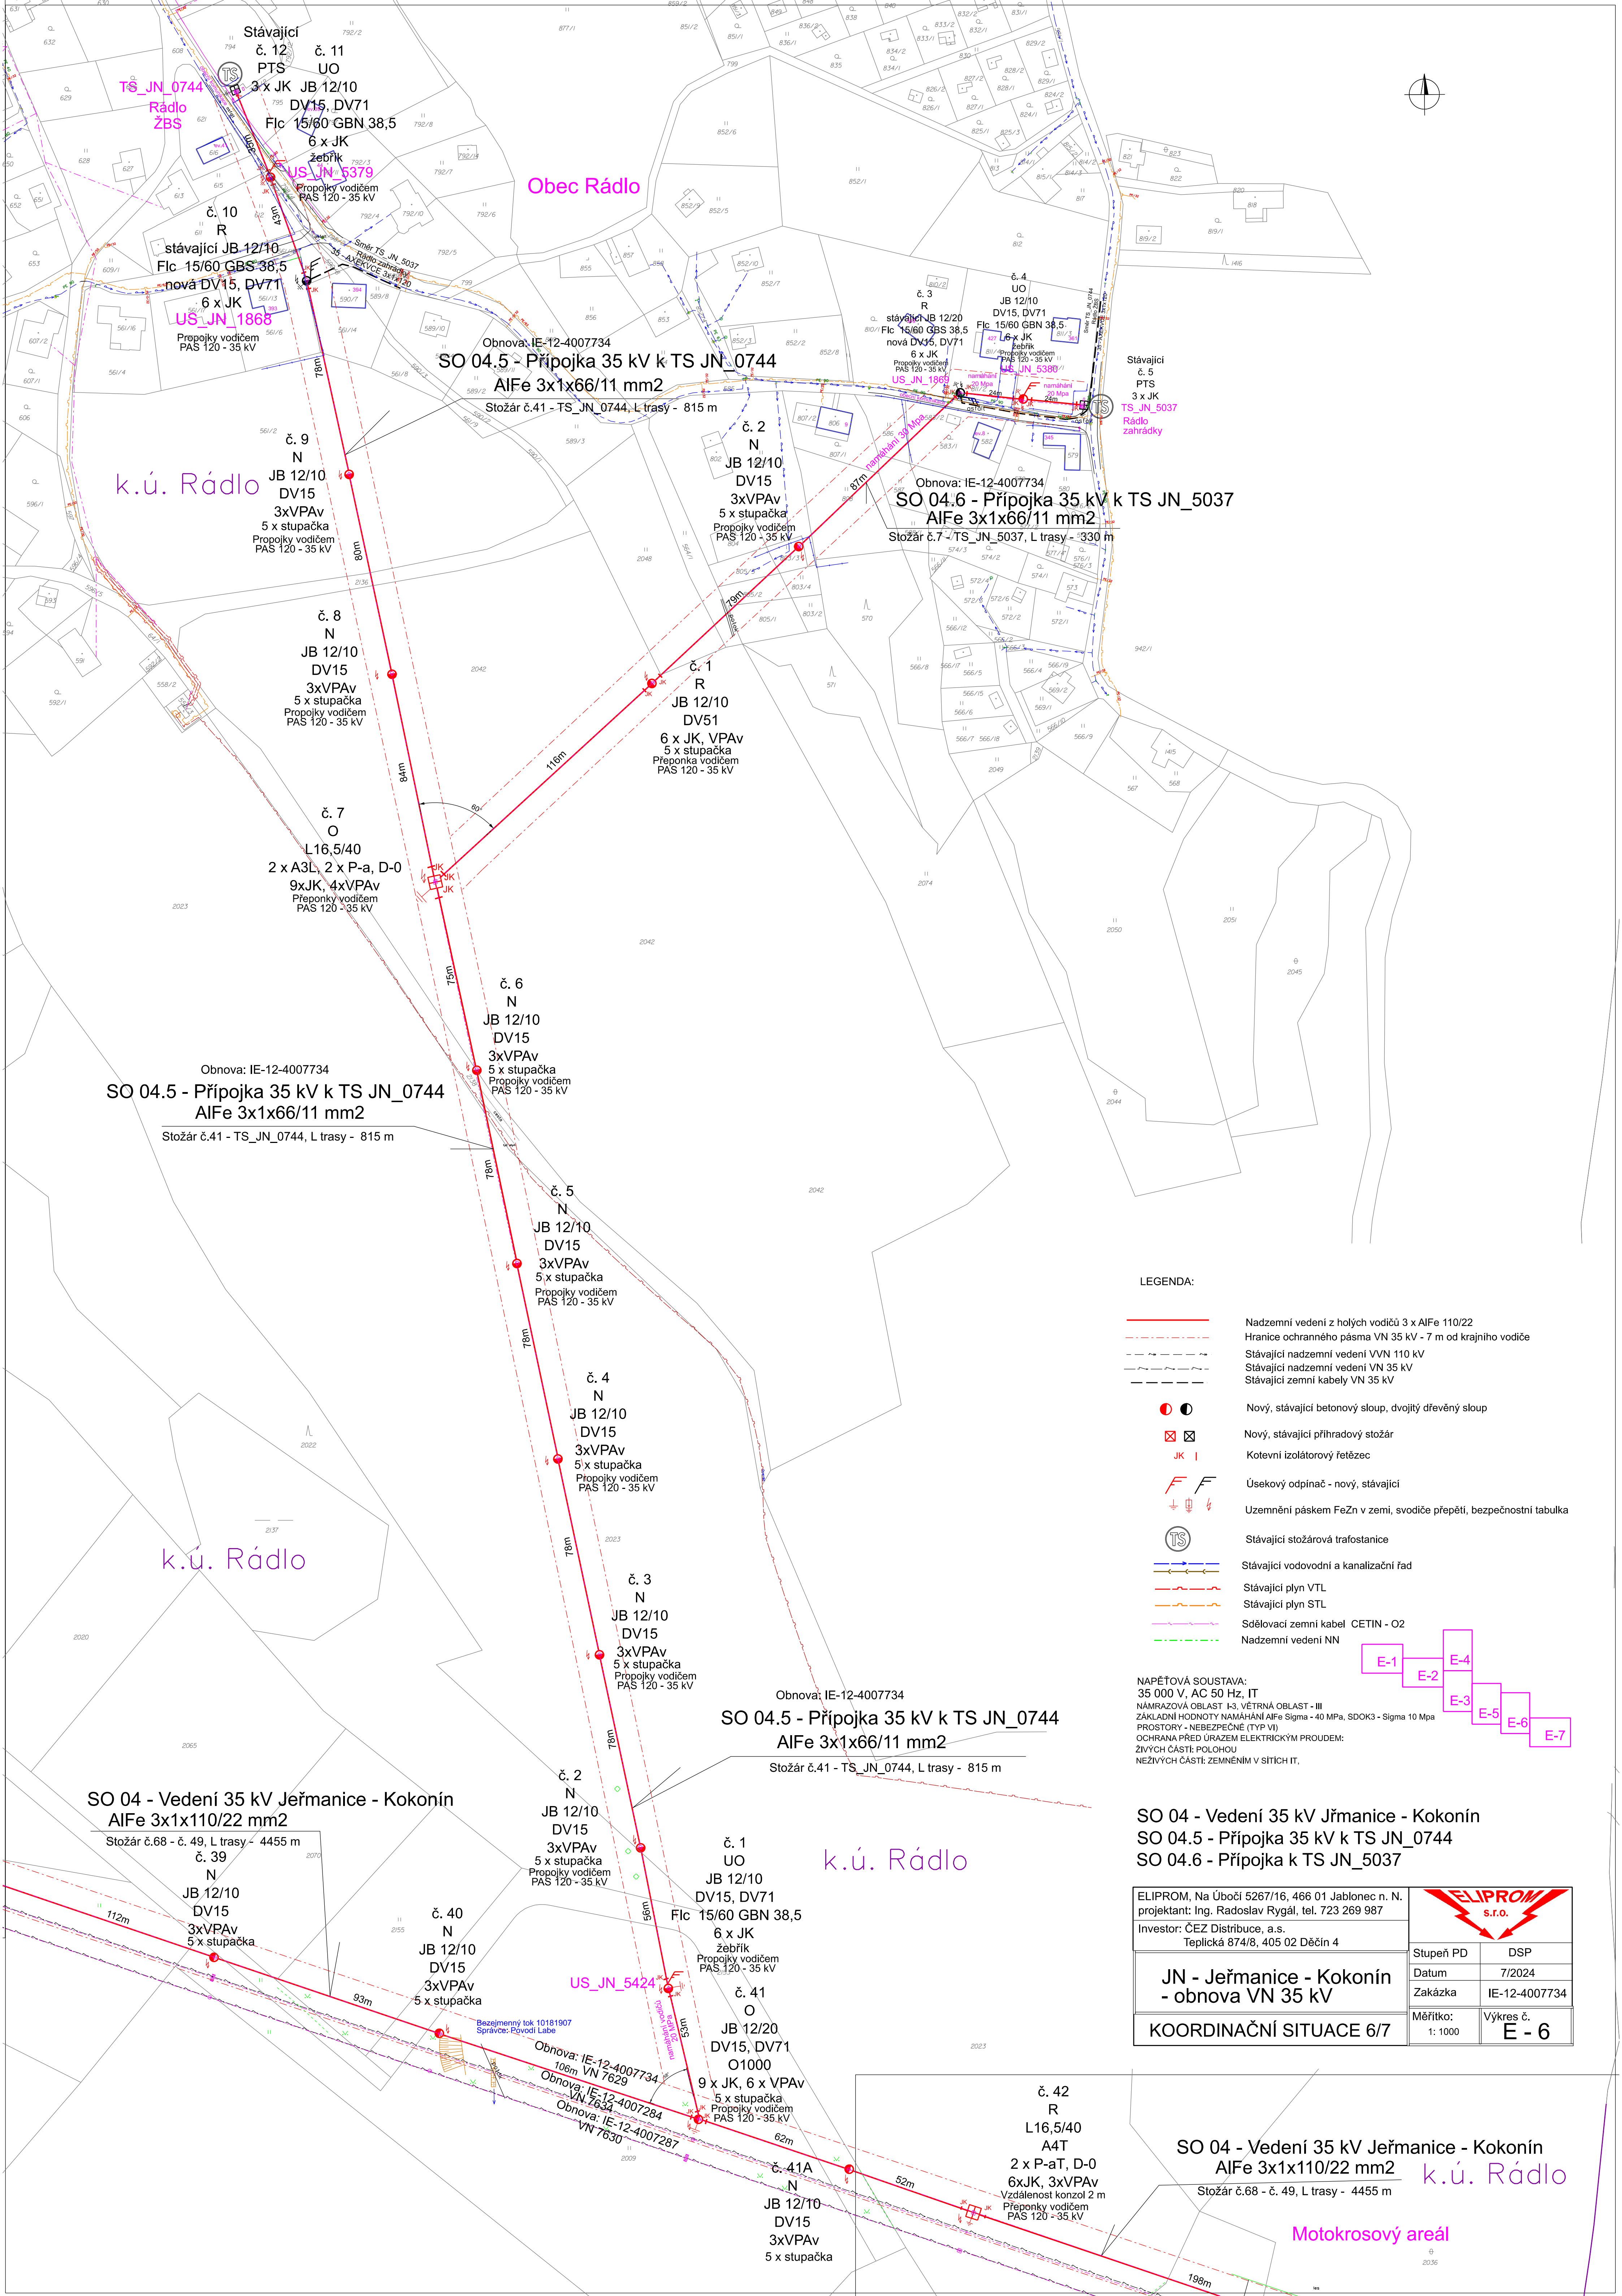


LEGENDA:

- Nadzemní vedení z holých vodičů 3 x AIFe 110/22
- Hranice ochranného pásma VN 35 kV - 7 m od krajního vodiče
- Stávající nadzemní vedení VVN 110 kV
- Stávající nadzemní vedení VN 35 kV
- Stávající zemní kabely VN 35 kV
- Nový, stávající betonový sloup, dvojitý dřevěný sloup
- Nový, stávající příhradový stožár
- Kotevní izolátorový řetězec
- Úsekový odpínač - nový, stávající
- Uzemnění páskem FeZn v zemi, svodiče přepětí, bezpečnostní tabulka
- Stávající stožárová trafostanice
- Stávající vodovodní a kanalizační řad
- Stávající plyn VTL
- Stávající plyn STL
- Sdělovací zemní kabel CETIN - O2
- Nadzemní vedení NN

NAPĚTOVÁ SOUSTAVA:
35 000 V, AC 50 Hz, IT
NÁMRAZOVÁ OBLAST I-3, VĚTRNÁ OBLAST - III
ZÁKLADNÍ HODNOTY NAMÁHÁNÍ AIFe Sigma - 40 MPa, SDOK3 - Sigma 10 Mpa
PROSTORY - NEBEZPEČNÉ (TYP VI)
OCHRANA PŘED ÚRAZEM ELEKTRICKÝM PROUDEM:
ŽIVÝCH ČÁSTÍ: POLOHOU
NEŽIVÝCH ČÁSTÍ: ZEMNĚNÍM V SÍTICH IT.

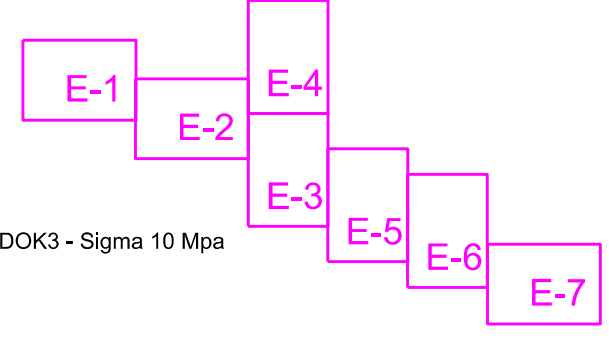

SO 04 - Vedení 35 kV Jřmanice - Kokonín
SO 04.5 - Přípojka 35 kV k TS JN_0744
SO 04.6 - Přípojka k TS JN_5037

ELIPROM, Na Úbočí 5267/16, 466 01 Jablonec n. N. projektant: Ing. Radoslav Rygál, tel. 723 269 987 Investor: ČEZ Distribuce, a.s. Teplická 874/8, 405 02 Děčín 4	
JN - Jeřmanice - Kokonín - obnova VN 35 kV	Stupeň PD DSP
KOORDINAČNÍ SITUACE 6/7	Datum 7/2024 Zakázka IE-12-4007734 Měřítko: 1: 1000 Výkres č. E - 6

SO 04 - Vedení 35 kV Jeřmanice - Kokonín
AIFe 3x1x110/22 mm2
Stožár č.68 - č. 49, L trasy - 4455 m

Motokrosový areál