


Vlastník:

Souhlasím s technickým řešením stavby

Dne: Podpis:

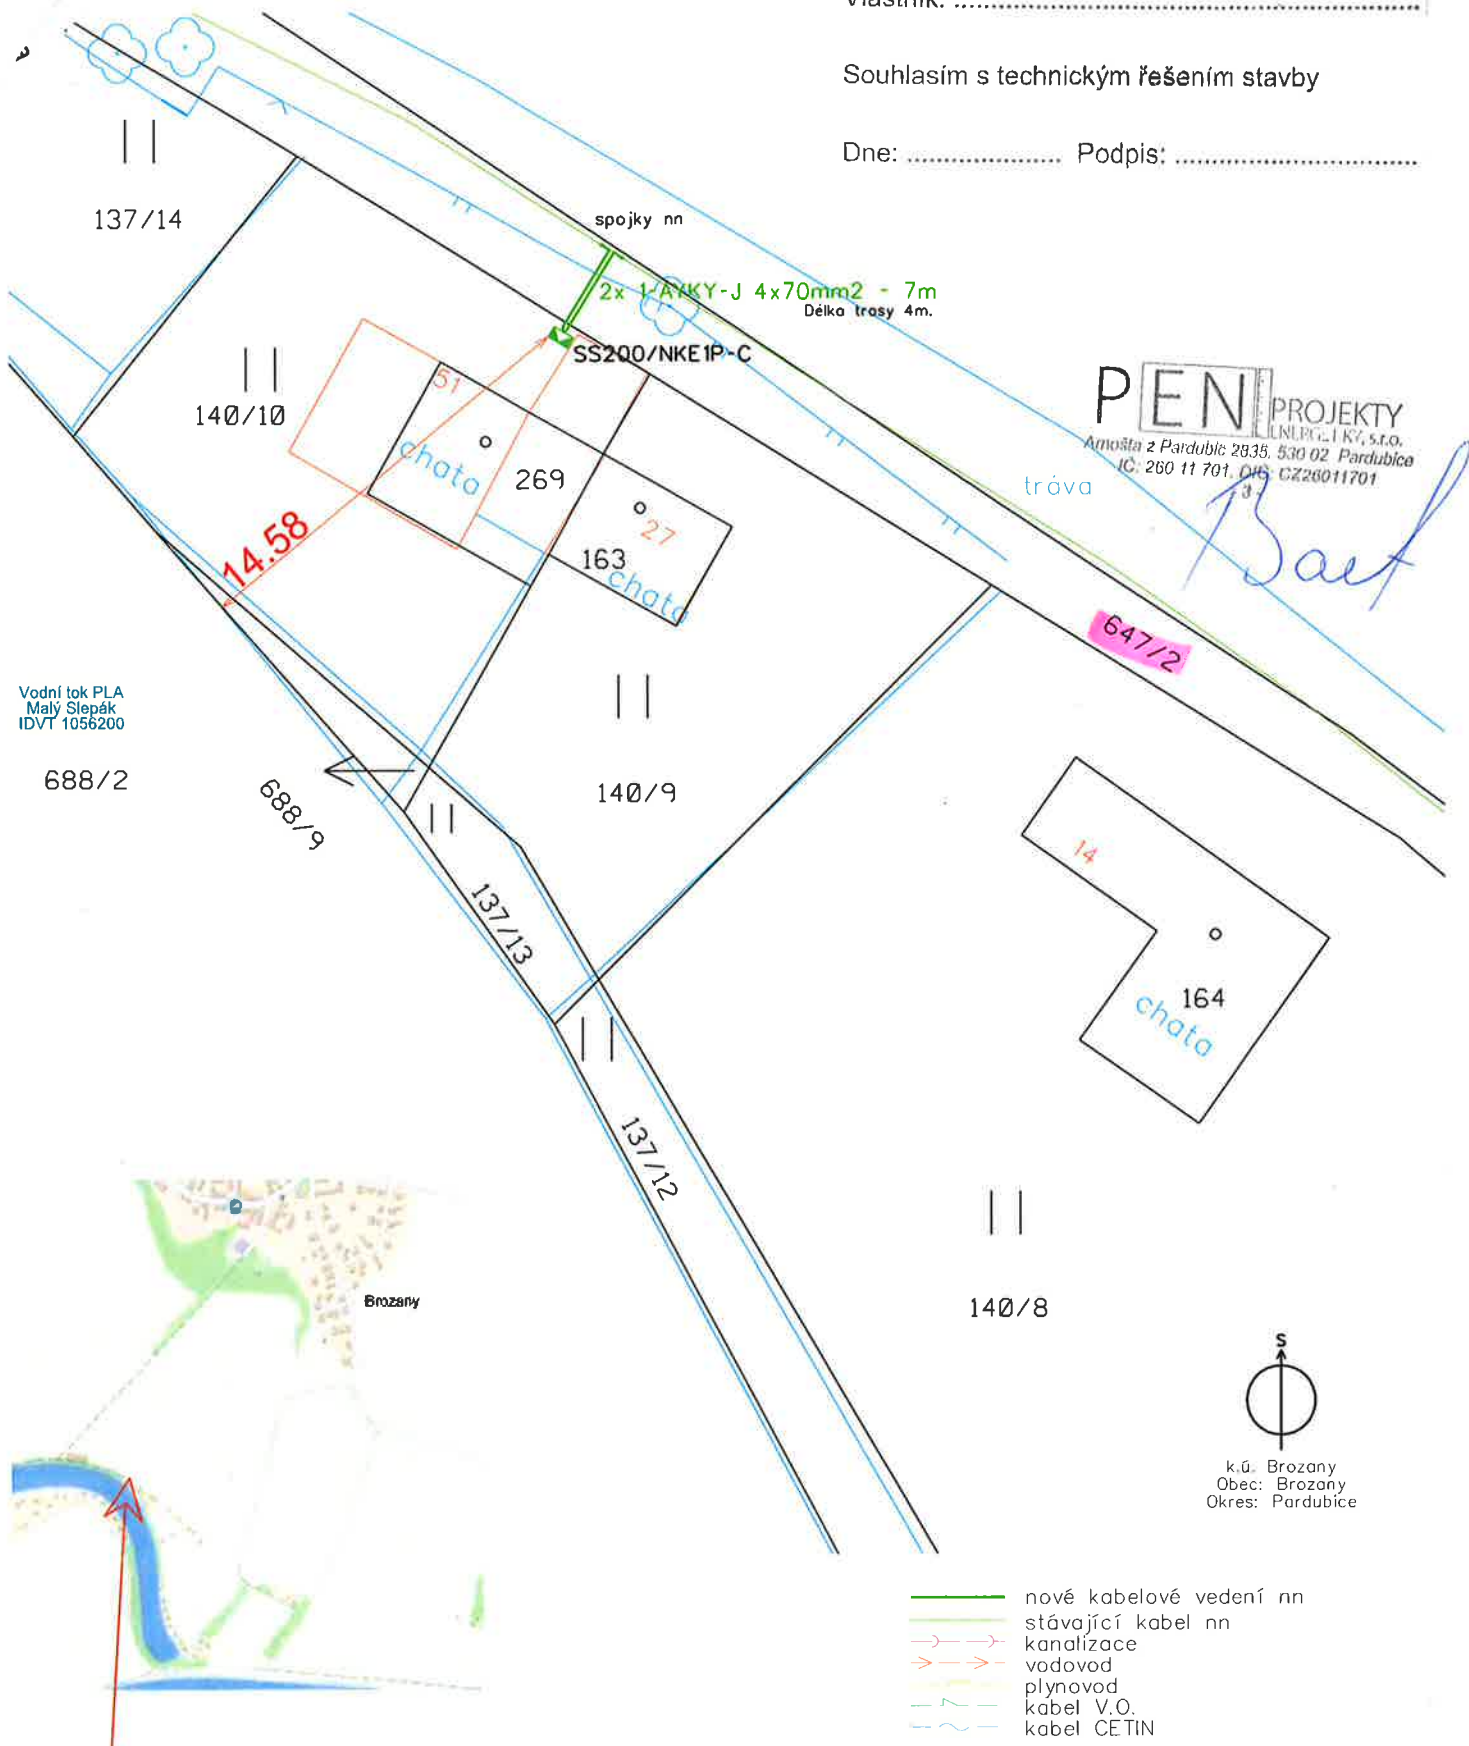

PEN PROJEKTY
ENERGETIKY, s.r.o.
Arnošta z Pardubic 2835, 530 02 Pardubice
IČ: 260 11 701, DIČ: CZ26011701

Barf

S
k.ú. Brozany
Obec: Brozany
Okres: Pardubice

- nové kabelové vedení nn
- stávající kabel nn
- kanalizace
- vodovod
- plynovod
- kabel V.O.
- kabel CETIN

Projektoval: <i>Kratochvíl</i> M. Kratochvíl	Schválil: <i>Pilař</i> Pavel Pilař	Subdodavatel projektové dokumentace: PEN - projekty energetiky, s.r.o. Arnošta z Pardubic 2835, Pardubice email: kratochvil@propan.cz TEL: 733 502 004; IČO: 260 11 701	
Investor: ČEZ DISTRIBUCE, a.s.	Číslo stavby: IV-12-2026376	Dotum: 02.5.2023	
Název stavby: PA Brozany, č.parc. 140/10 - knn		Stupeň dok.: DUR	
Obsah výkresu: CELKOVÁ SITUACE		Měřítko: 1:250	
		Č. archivní: 19723	
		Č. výkresu: 01	